


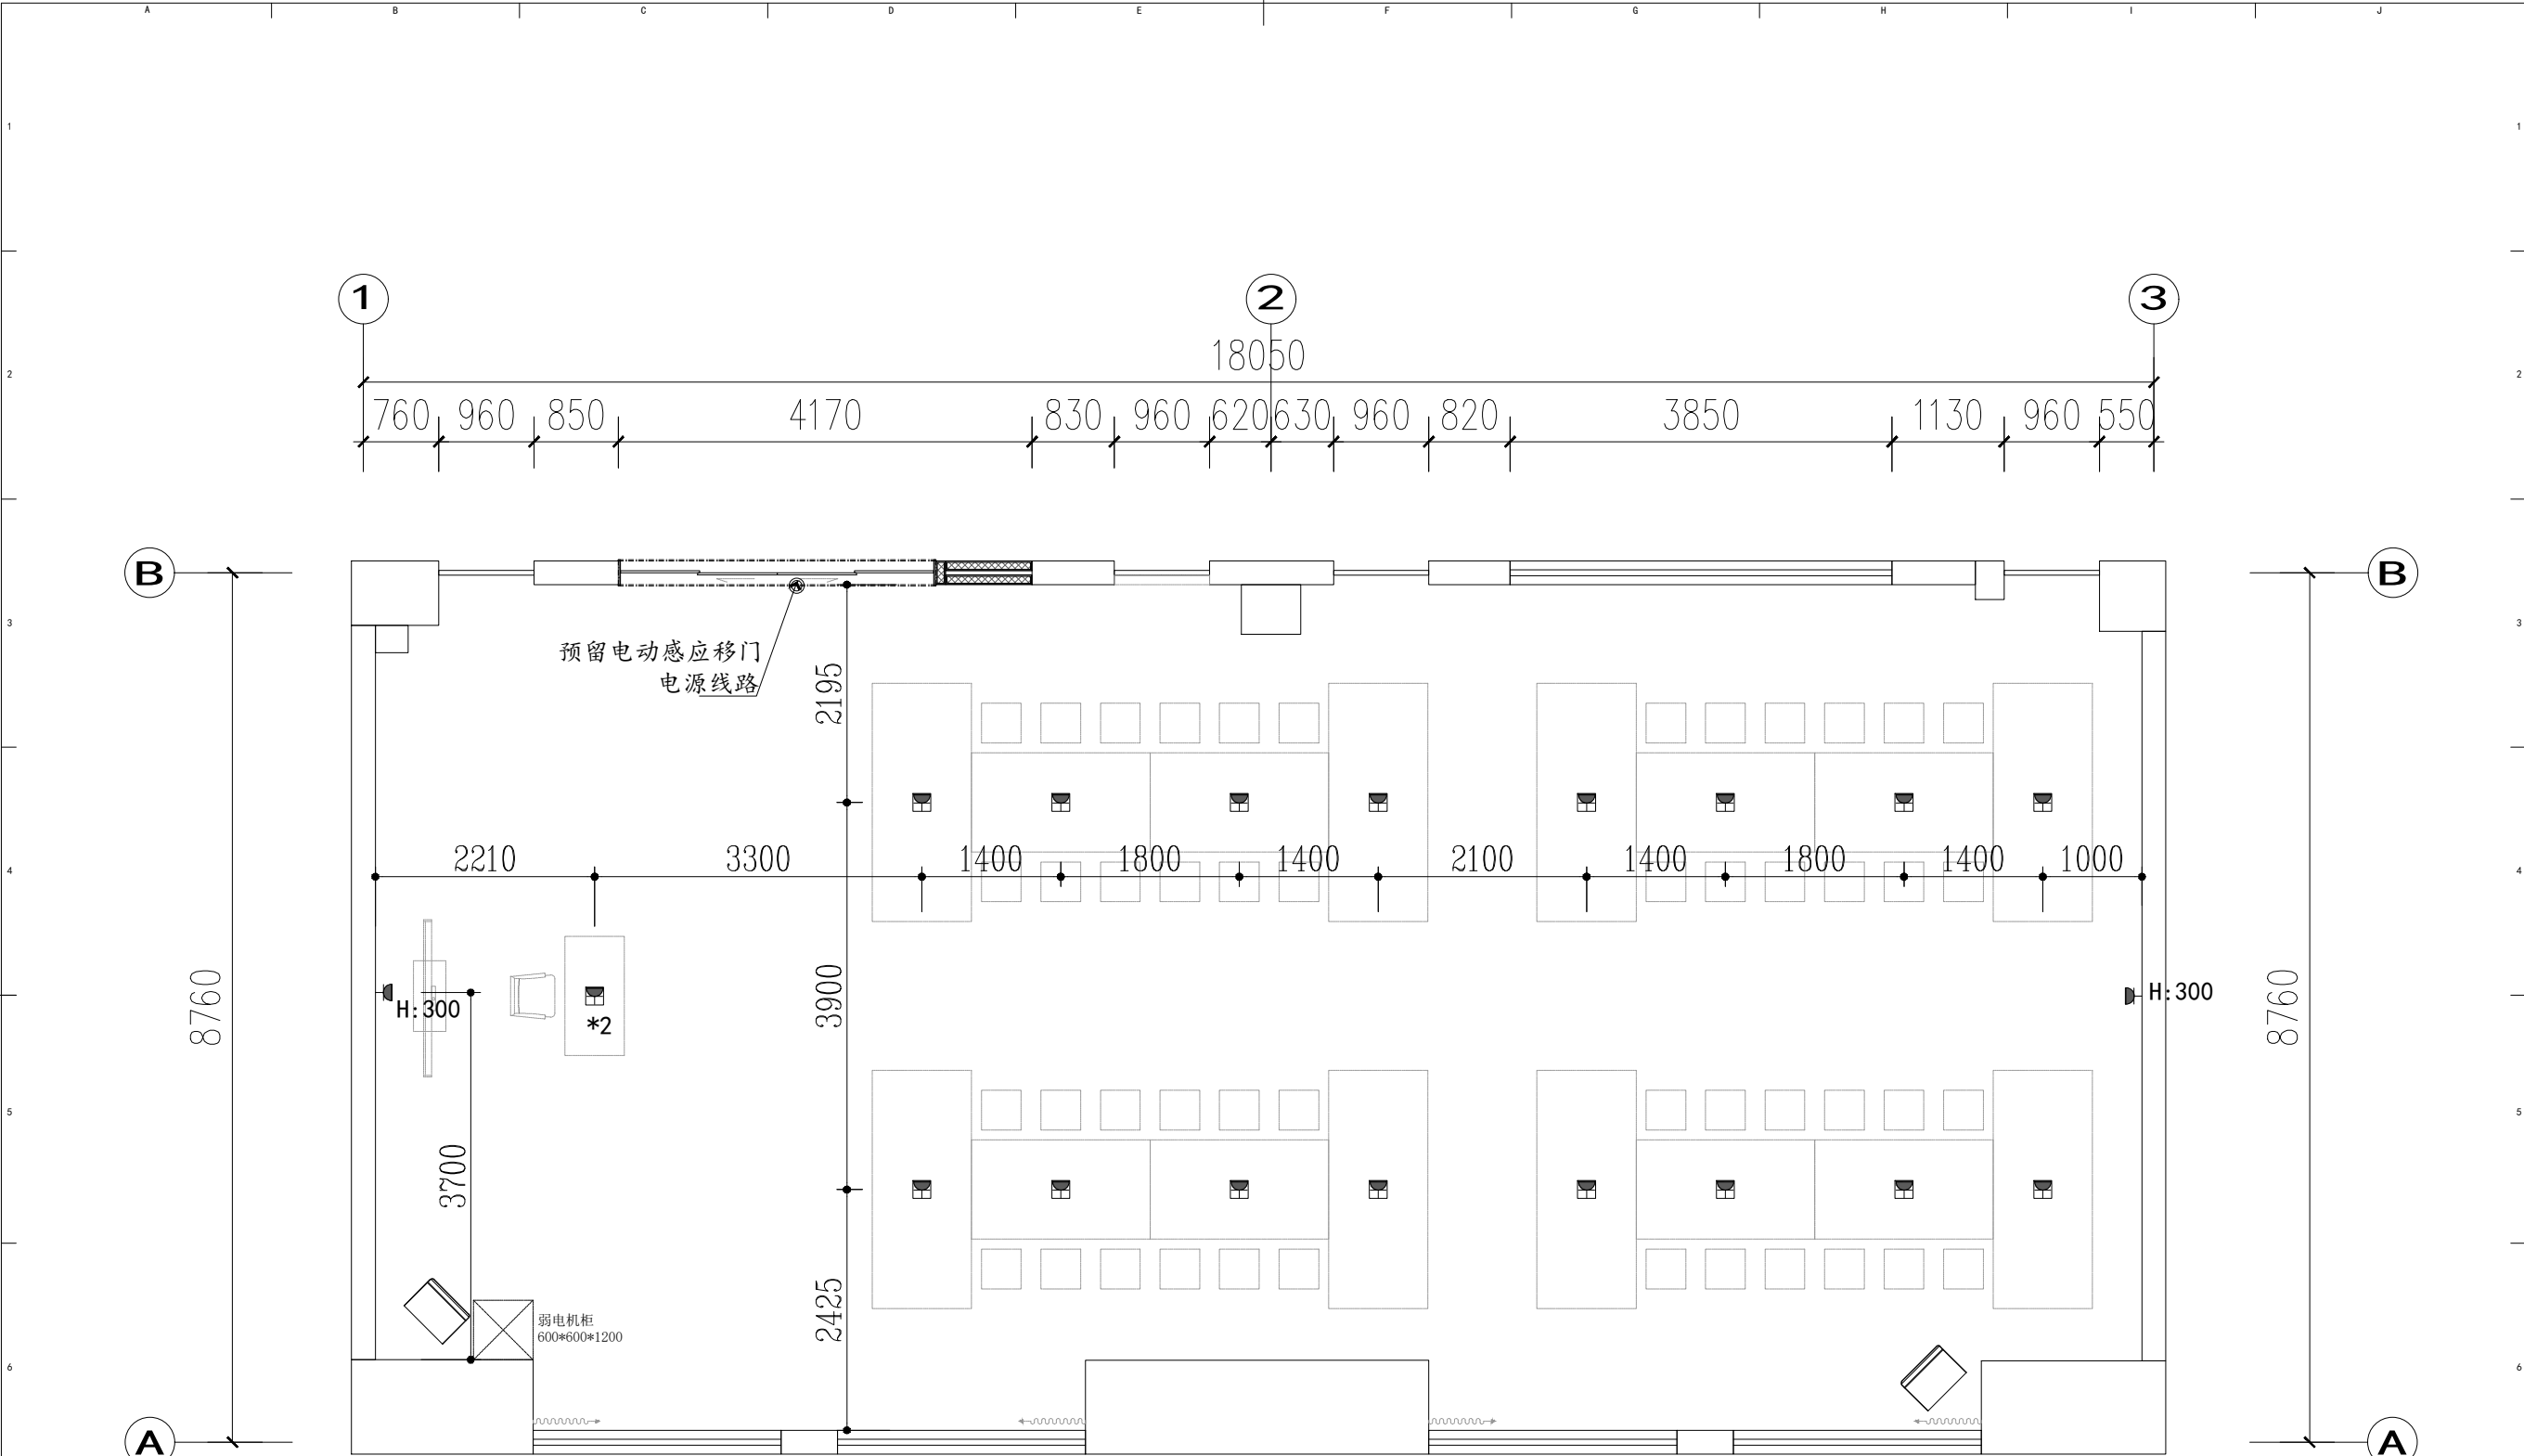

插座图例说明表		
图例	说 明	备注
	五孔插座	中心标高300mm, 特别标注者除外
	电话网络插座	中心标高300mm, 特别标注者除外
	五孔插座(顶面)	顶面暗藏
	网络插座(顶面)	顶面暗藏
	五孔地插	
	电话网络地插	
	网络插座	中心标高300mm, 特别标注者除外
	网络地插	
	防水插座(带盖)	中心标高1600mm, 特别标注者除外
	高清多媒体视频线	
	无线AP	隐藏式安装
	壁挂式空调	
	立式空调	
	中央吸顶空调	

注：
现场所有成品显示器都需要预留高清多媒体视频线
强弱电本次仅供参考布点, 最终需相关专业单位深化并施工。

注：
硬件设备预留电源线路以专业人士为准
广告发光造型预留电源以后期定稿内容调整

注：*图中此  仅代表出线点位。电源点位现场施工时请甲方代理现场一起确认点位。注：插座面板标注高度，为底边距地面完成面高度。

常州市杰典环境艺术设计有限公司

版权所有
施工时须以标注尺寸为准
施工单位须现场校验尺寸
如有不符须立即通知设计单位
This drawing is copyright
Contractors shall work from figured dimensions only
Contractors must check all dimensions on site
Contractors must be reported immediately to architects

江苏商贸人工智能学院
一楼实训室文化布置设计项目

图 名 DWG TITLE

插座点位尺寸示意图

项目编号 PROJECT NO.	
图纸编号 DWG NUMBER	电施04
比 例 SCALE	1:50 (A2)
出图日期 DATE	2026-07
审 核 AUDITED BY	
项目负责人 PRO. MANAGER	
专业负责人 SPE. DIRECTOR	
校 核 CHECKED BY	
设 计 DESIGNED BY	
制 图 DESIGNED BY	
方案设计 SCH. DESIGNED BY	