


6		高空抛物摄像机	CAT6
5		车牌抓拍枪式摄像机	CAT6
4		高清网络室外枪式摄像机	CAT6
3		人像抓拍枪式摄像机	CAT6
2		高清网络电梯专用半球摄像机	CAT6
1		高清网络枪式摄像机	CAT6
序号	图例	名称	线缆型号

共用372台监控（400W像素），按照H.265存储180天，需要396块8T硬盘。

学校机房设备已建设 共用学校原机房设备并与学校已建设系统对接

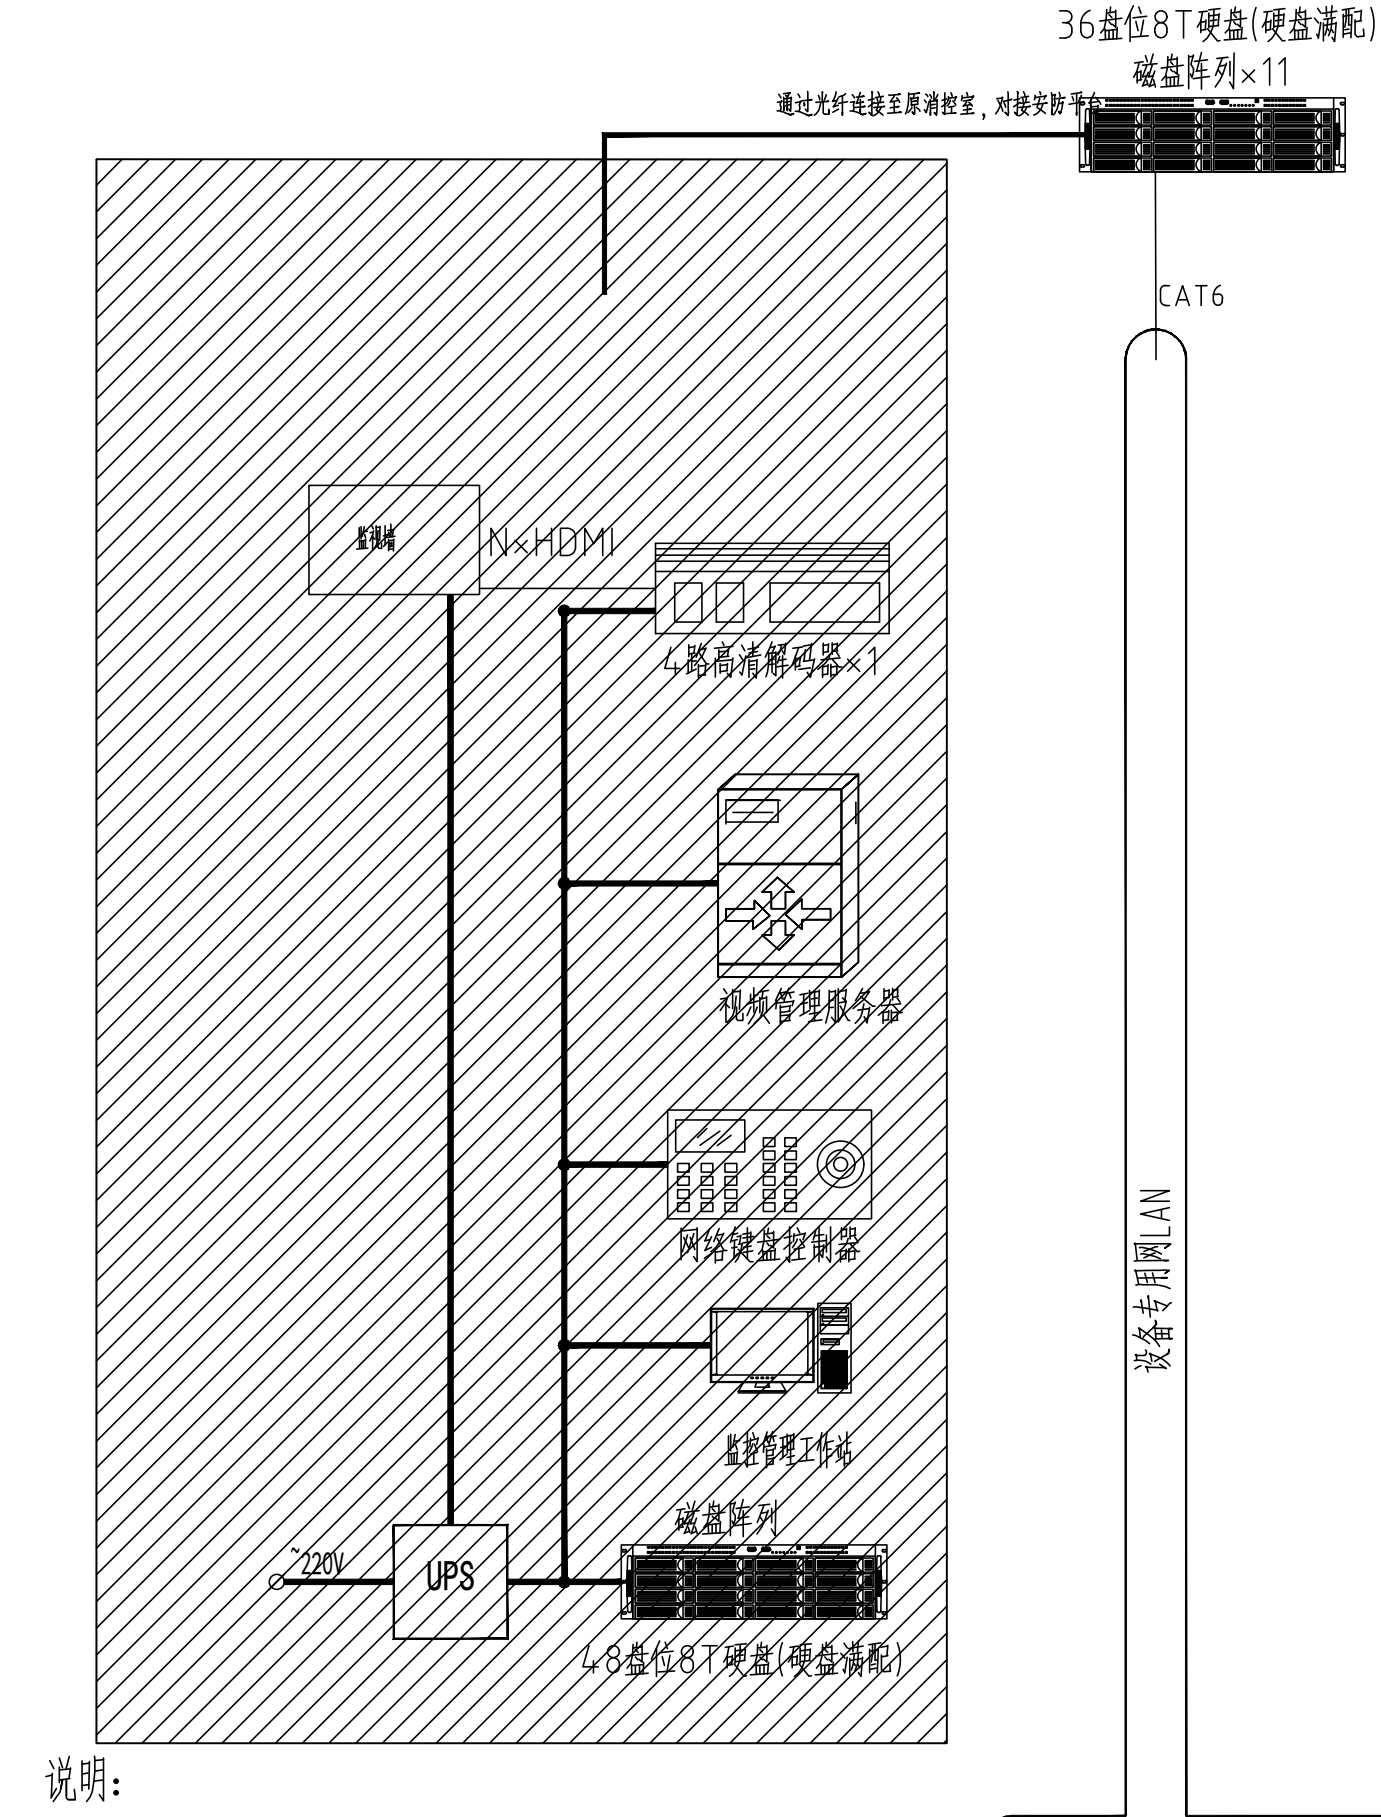


说明：


- 1、摄像机无特殊说明都采用POE供电。
- 2、系统图设备点位数量仅供参考，点位数量以平面图纸为准。
- 3、进户信号线SPD的连接线路上应设过电流保护器，该器件应由集成商按照现行规范要求配套。
- 4、除电梯轿厢摄像机外，其它摄像机电源统一由弱电机房内配置UPS进行集中供电。
- 5、电梯轿厢的摄像机由轿厢顶就近进行供电。


宿舍楼四	宿舍楼五	学生和教师集体宿舍
		CAT6/每台 2
		CAT6/每台 4 机房层
		CAT6/每台 8
		CAT6/每台 6 17层
		CAT6/每台 8
		CAT6/每台 0 16层
		CAT6/每台 8
		CAT6/每台 0 15层
		CAT6/每台 8
		CAT6/每台 0 14层
		CAT6/每台 8
		CAT6/每台 0 13层
		CAT6/每台 8
		CAT6/每台 0 12层
	CAT6/每台 2	CAT6/每台 8
	CAT6/每台 3 机房层	CAT6/每台 0
	CAT6/每台 8	CAT6/每台 8
	CAT6/每台 5 11层	CAT6/每台 0 11层
	CAT6/每台 8	CAT6/每台 8
	CAT6/每台 0 10层	CAT6/每台 0 10层
	CAT6/每台 8	CAT6/每台 8
	CAT6/每台 0 9层	CAT6/每台 0 8层
	CAT6/每台 8	CAT6/每台 8
	CAT6/每台 0 8层	CAT6/每台 0 8层
	CAT6/每台 8	CAT6/每台 8
	CAT6/每台 0 7层	CAT6/每台 0 7层
	CAT6/每台 8	CAT6/每台 8
	CAT6/每台 0 6层	CAT6/每台 0 6层
	CAT6/每台 7	CAT6/每台 8
	CAT6/每台 2 5层	CAT6/每台 0 5层
	CAT6/每台 7	CAT6/每台 8
	CAT6/每台 0 4层	CAT6/每台 0 4层
	CAT6/每台 7	CAT6/每台 8
	CAT6/每台 0 3层	CAT6/每台 0 3层
	CAT6/每台 9	CAT6/每台 9
	CAT6/每台 0 2层	CAT6/每台 0 2层
	CAT6/每台 7	CAT6/每台 7
	CAT6/每台 0 1层	CAT6/每台 0 1层
	CAT6/每台 7	CAT6/每台 7
	CAT6/每台 1	CAT6/每台 1
	CAT6/每台 1	CAT6/每台 9
	CAT6/每台 13 地下一层	CAT6/每台 5
		CAT6/每台 2
		CAT6/每台 2 地下一层

视频监控系统图

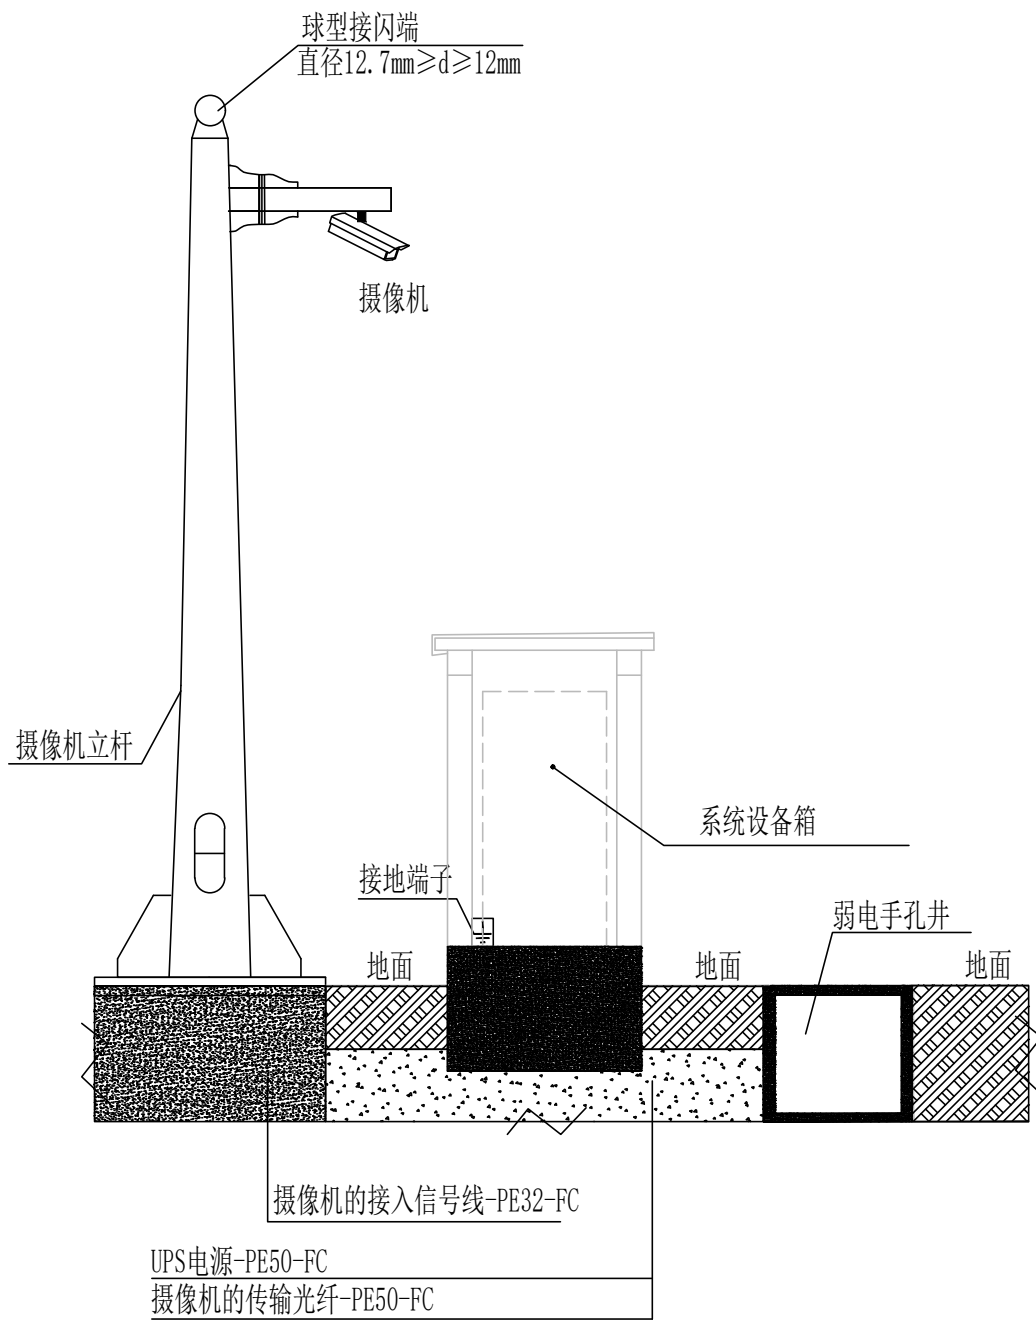

室外箱安装大样图

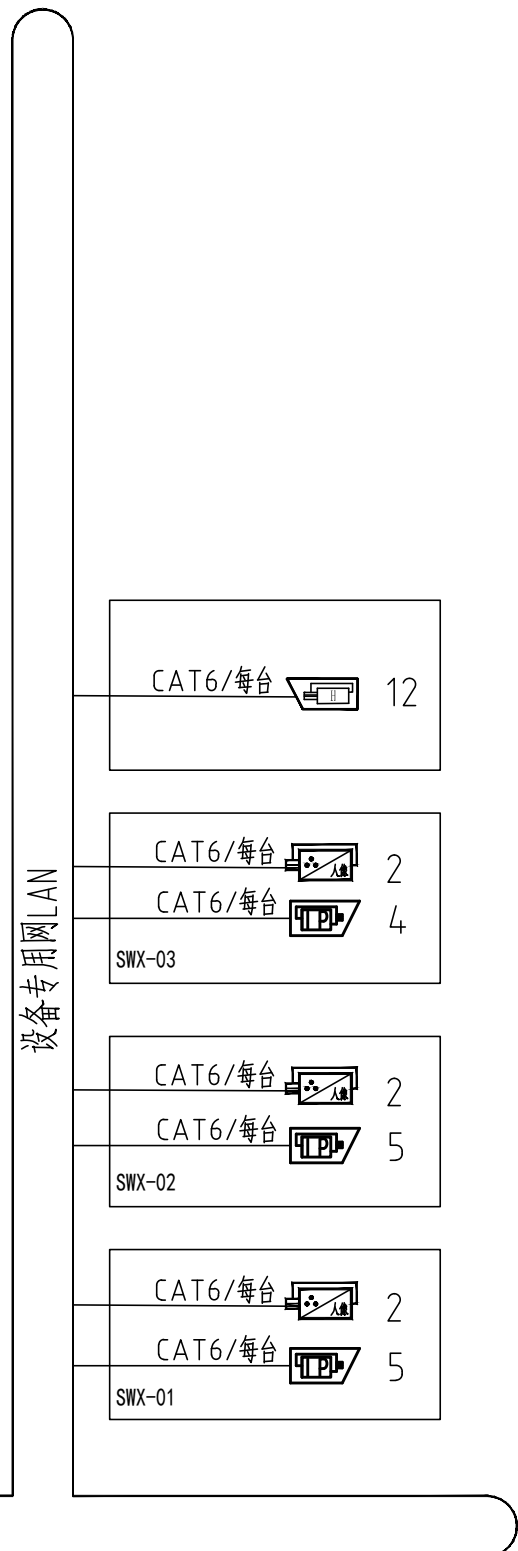

- 注：1. 进户信号线SPD的连接线路上应设过电流保护器，该器件应由集成商按照现行规范要求配套。
2.  表示六类UTP双绞电缆。

不得量取图纸尺寸施工。如有任何不事宜，请在施工前与设计会商。
本图设计内容未经设计师许可不得在其它地方使用。
DO NOT SCALE ANY DRAWINGS. THIS DRAWING IS THE PROPERTY OF THE DESIGNER AND MAY NOT BE USED WITHOUT HIS PERMISSION.
REPORT ANY DISCREPANCIES TO THE DESIGNER PRIOR TO PROCEEDING WITH WORK.

图 纸 会 签			
DISCIPLINE JOINTLY SIGNED BY			
(专 业) (DISCIPLINE)	(实 名) (NAME TYPED)	(签 名) (SIGNATURE)	(日 期) (DATE)
建 筑 ARCHITECTURE			
结 构 STRUCTURE			
给 排 水 WATER/SEWAGE/WATER			
电 气 ELECTRIC			
暖 通 HVAC			

南京金海设计工程有限公司
NANKING JINHA DESIGN ENGINEERING CO.LTD
资质证书编号：A132003438 A232003435

出图章：
PERMISSION STAMP

注册建筑师/工程师章：
REGISTERED ARCHITECT/ENGINEER'S APPLY

	(实 名) (NAME TYPED)	(签 名) (SIGNATURE)
审 定 EXAMINED	张岩	
项目负责 PROJECT MANAGER	尹卫良	
专业负责 DISCIPLINE CHARGE	田奔蓉	
审 核 AUDITED	田奔蓉	
校 对 CHECKED	朱海健	
设 计 DESIGNED	尹红梅	

建设单位 CLIENT	江苏省公共工程建设中心有限公司
项目名称 PROJECT TITLE	江苏商贸职业学院新校区扩建三期工程学生宿舍四、五及学生和教师集体宿舍建设项目 学生宿舍四、五及学生和教师集体宿舍

工程编号 PROJECT NUMBER	202402	子 项 号 SUB-DIVISION	
		图 号 DRAWING NUMBER	智施-06

图 名：
DRAWING

视频监控系統圖

专 业 DISCIPLINE	阶 段 STATUS	比 例 SCALE	日 期 DATE
智能化	施工图	1:100	2025.06