


宿舍楼四

宿舍楼五

学生和教师集体宿舍

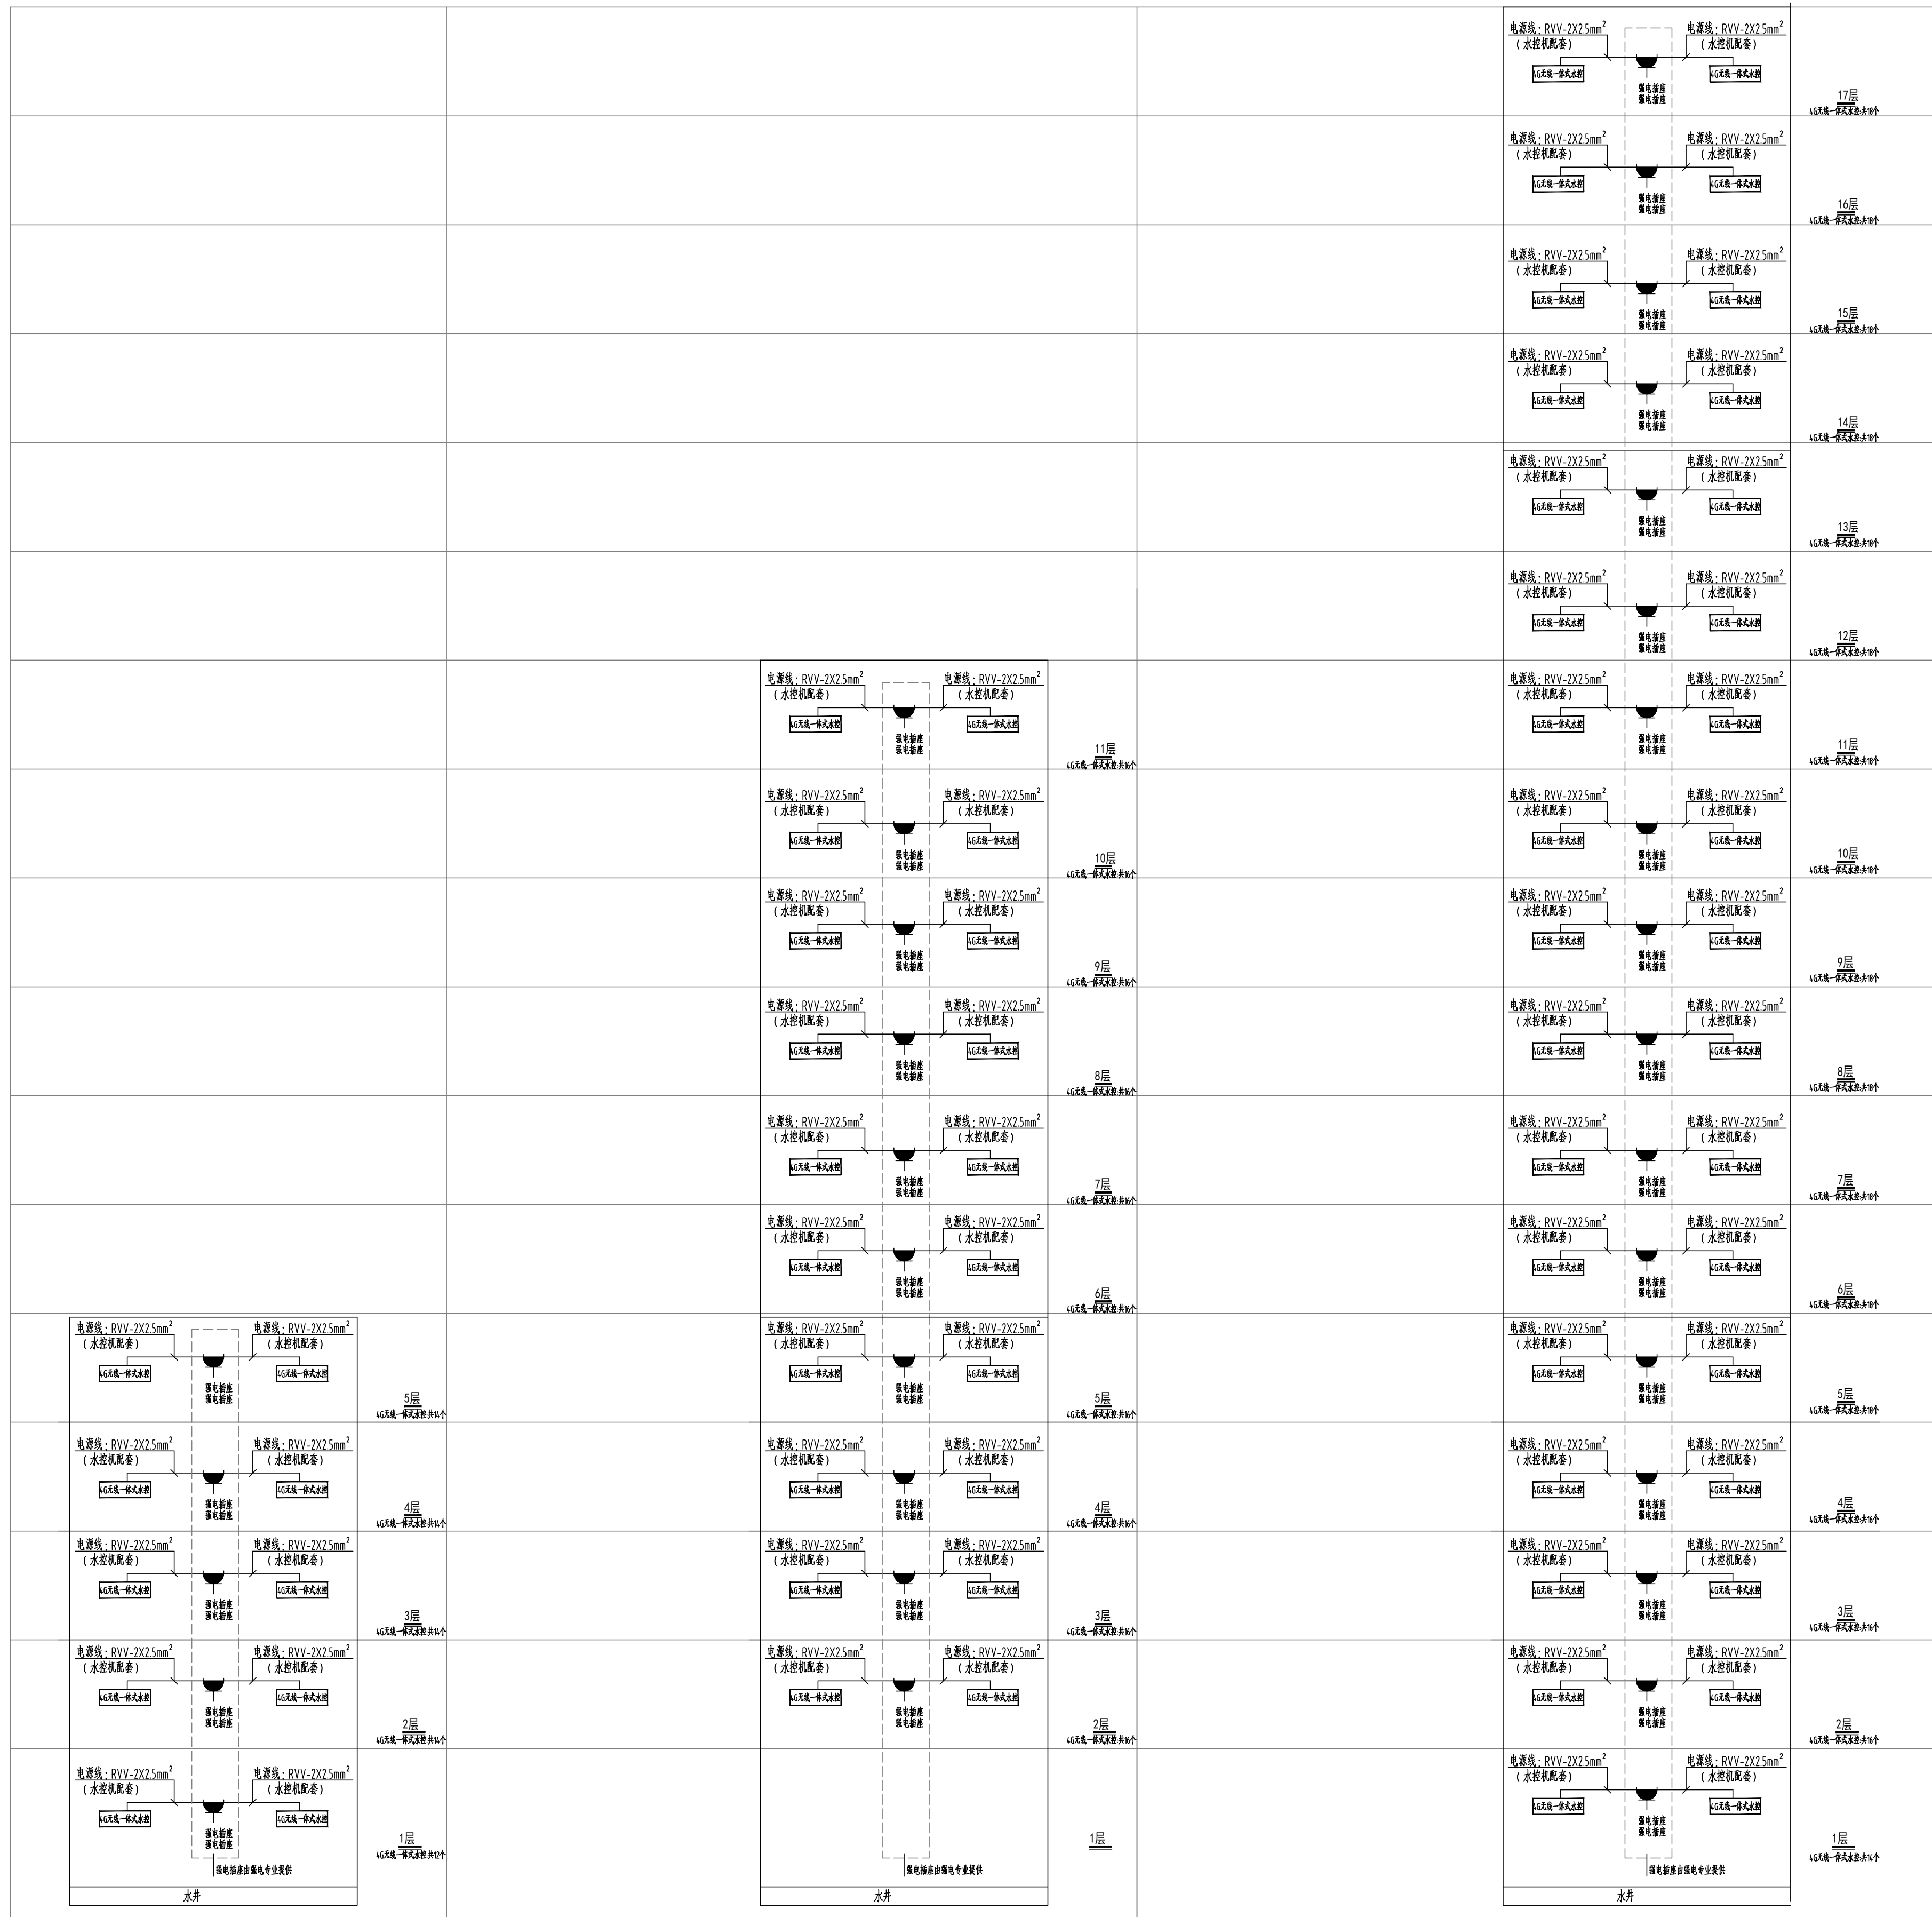

4G无线热水计量系统图


注：4G无线热水设备需根据厂家产品电压配电

不得量取图纸尺寸施工。如有任何不详事宜,请在施工前与设计师会商。
本图设计内容未经设计师许可不得在其它地方使用。

DO NOT SCALE ANY DRAWINGS. THIS DRAWING IS THE PROPERTY OF THE DESIGNER AND MAY NOT BE USED WITHOUT HIS PERMISSION. REPORT ANY DISCREPANCIES TO THE DESIGNER PRIOR TO PROCEEDING WITH WORK.

图 纸 会 签
DISCIPLINE JOINTLY SIGNED BY

(专 业) (DISCIPLINE)	(实 名) (NAME TYPED)	(签 名) (SIGNATURE)	(日 期) (DATE)
建 筑 ARCHITECTURE			
结 构 STRUCTURE			
给排水 WATER&WASTE WATER			
电 气 ELECTRIC			
暖通 HVAC			


南京金海设计工程有限公司
 NANJING JINHAİ DESIGN ENGINEERING CO.LTD
 资质证书编号: A132003438 A232003435

出图章:
PERMISSION STAMP

注册建筑师/工程师章:
REGISTERED ARCHITECT/ENGINEER'S AFFD

	实 名 (NAME TYPE)	(签 名) (SIGNATURE)
审 定 EXAMINED	张岩	张岩
项目负责 PROJECT MANAGER	尹卫良	尹卫良
专业负责 DISCIPLINE CHARGE	田丹蓉	田丹蓉
审 核 AUDITED	田丹蓉	田丹蓉
校 对 CHECKED	朱海健	朱海健
设 计 DESIGNED	尹红梅	尹红梅

建设单位	江苏省公共工程建设中心有限公司
------	-----------------

项目名称 PROJECT TITLE	江苏商贸职业学院新校区扩建三期工程学生宿舍四、五及学生和教师集体宿舍建设项目
	学生宿舍四、五及学生和教师集体宿舍

工程编号 PROJECT NUMBER	202402	子项号 SUB-DIVISION	
		图号 DRAWING NUMBER	智施-08a

图 名:
DRAWING

热水计量系统图

专 业 DISCIPLINE	阶 段 STATUS	比 例 SCALE	日 期 DATE
智能化	施工图	1:100	2025.11