


学校机房设备已建设
共用学校原机房设备并与学校已建设系统对接

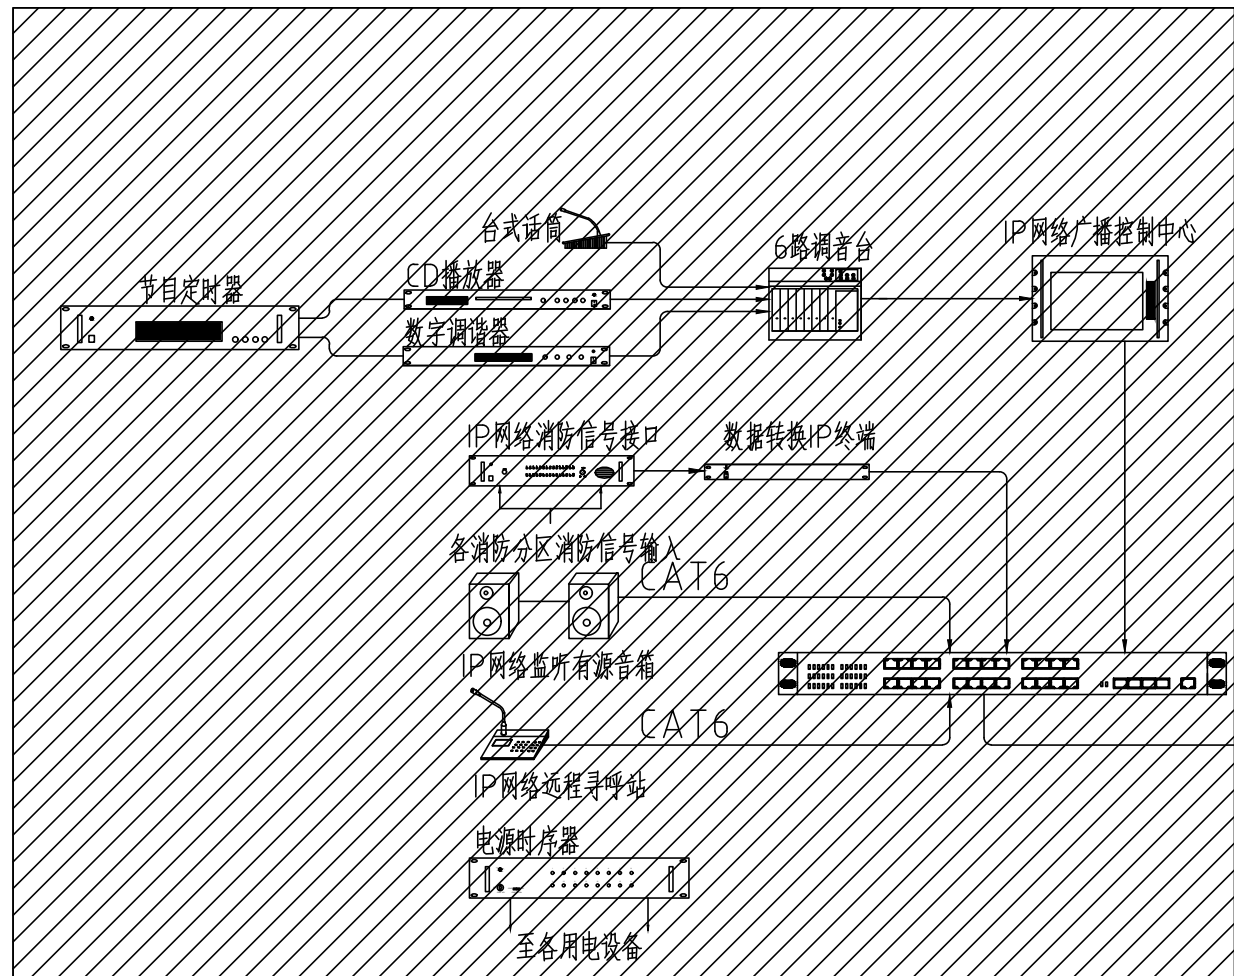


- 设计说明:
- 1、首端数字功放功率暂定120W，后根据消防广播喇叭数量调整；
 - 2、首端吸顶音响与消防广播音响共用，本次智能化图纸暂不体现具体数量
 - 3、新建广播系统与学校原有系统对接，满足消防强切要求。

宿舍楼四

宿舍楼五

学生和教师集体宿舍

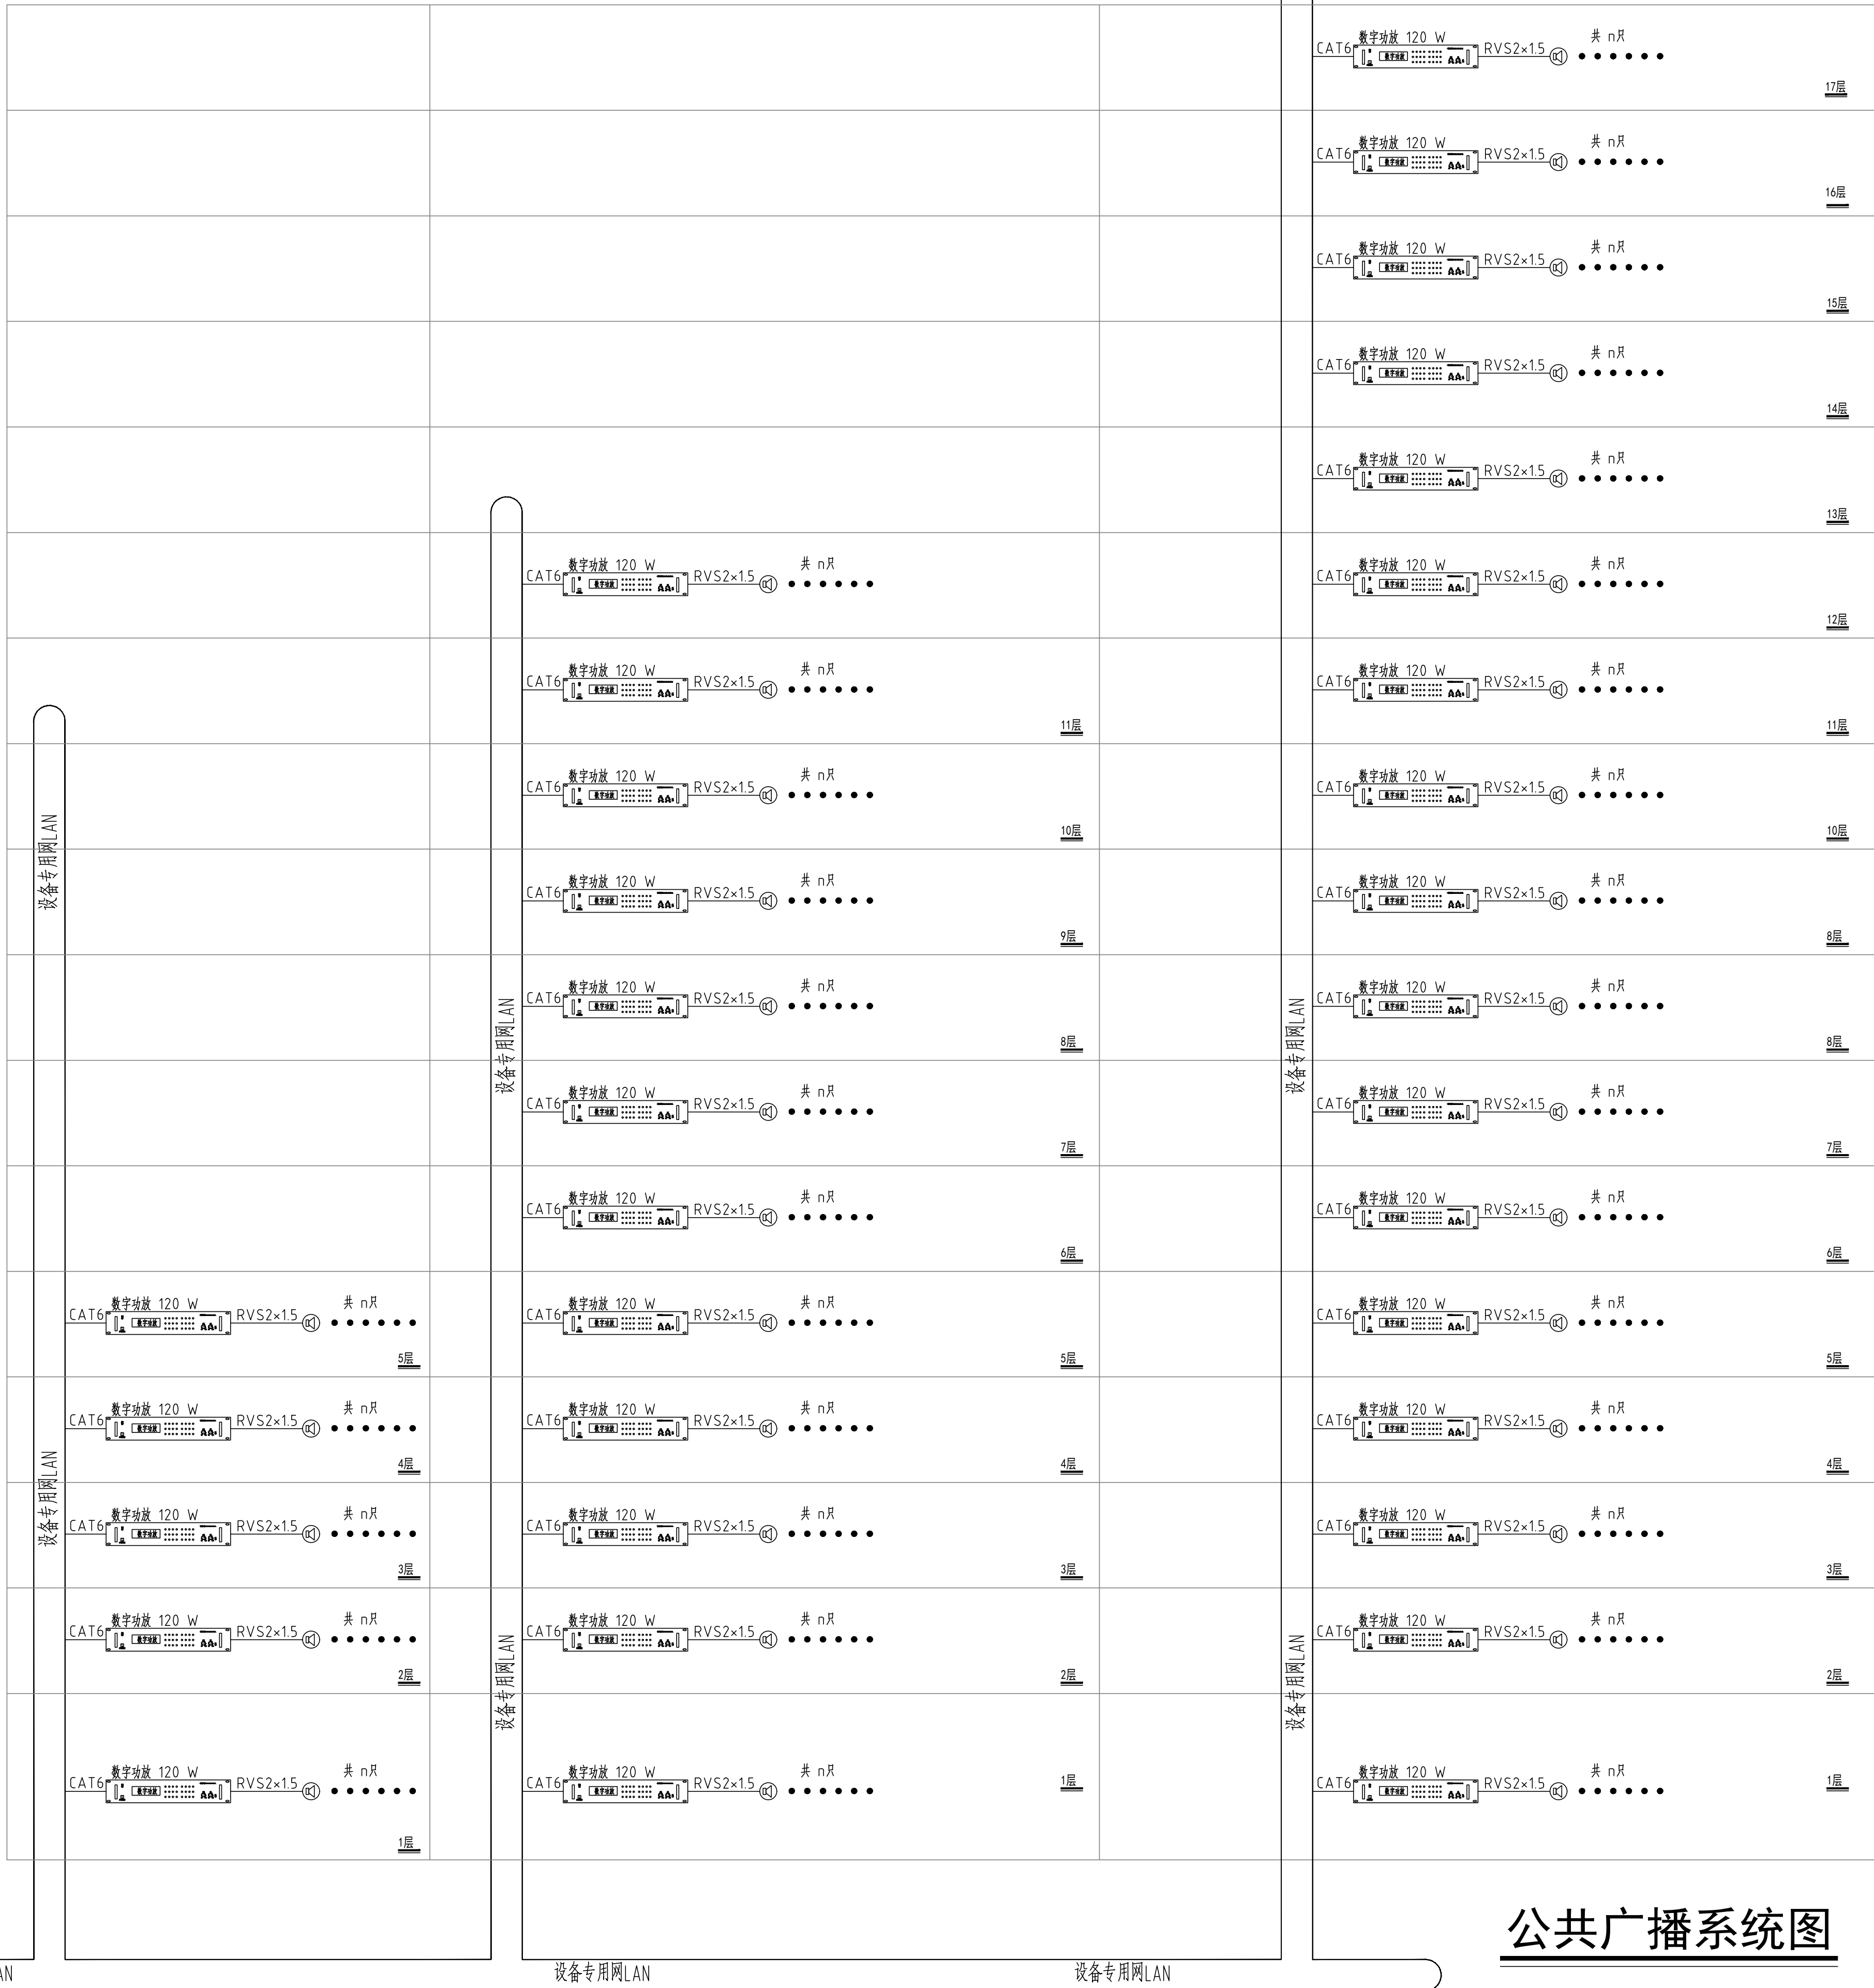

公共广播系统图

- 注：1. —V— 表示6类UTP双绞电缆。
2. 进户信号线SPD的连接线路上应设过电流保护器，该器件应由集成商按照现行规范要求配套。

不得量取图纸尺寸施工。如有任何不事宜，请在施工前与设计会商。
本图设计内容未经设计师许可不得在其它地方使用。
DO NOT SCALE ANY DRAWINGS. THIS DRAWING IS THE PROPERTY OF THE DESIGNER AND MAY NOT BE USED WITHOUT HIS PERMISSION.
REPORT ANY DISCREPANCIES TO THE DESIGNER PRIOR TO PROCEEDING WITH WORK.

图 纸 会 签
DISCIPLINE JOINTLY SIGNED BY

(专 业) (DISCIPLINE)	(实 名) (NAME TYPED)	(签 名) (SIGNATURE)	(日 期) (DATE)
建 筑 ARCHITECTURE			
结 构 STRUCTURE			
给 排 水 WATER/SEWASTY WATER			
电 气 ELECTRIC			
暖 通 HVAC			

南京金海设计工程有限公司
NANJING JINHAU DESIGN ENGINEERING CO.LTD

资质证书编号: A132003438 A232003435

出图章:
PERMISSION STAMP

注册建筑师/工程师章:
REGISTERED ARCHITECT/ENGINEER'S APPLY

	(实 名) (NAME TYPED)	(签 名) (SIGNATURE)
审 定 EXAMINED	张岩	
项目负责 PROJECT MANAGER	尹卫良	
专业负责 DISCIPLINE CHARGE	田奔蓉	
审 核 AUDITED	田奔蓉	
校 对 CHECKED	朱海健	
设 计 DESIGNED	尹红梅	

建设单位
CLIENT

江苏省公共工程建设中心有限公司

项目名称
PROJECT TITLE

江苏商贸职业学院新校区扩建三期工程学生宿舍四、五及学生和教师集体宿舍建设项目
学生宿舍四、五及学生和教师集体宿舍

工程编号
PROJECT NUMBER

202402

子 项 号
SUB-DIVISION

图 号
DRAWING NUMBER

智施-09

图 名:
DRAWING

公共广播系统图

专 业 DISCIPLINE	阶 段 STATUS	比 例 SCALE	日 期 DATE
智能化	施工图	1:100	2025.06