


宿舍楼四

 
宿舍楼五

学生和教师集体宿舍


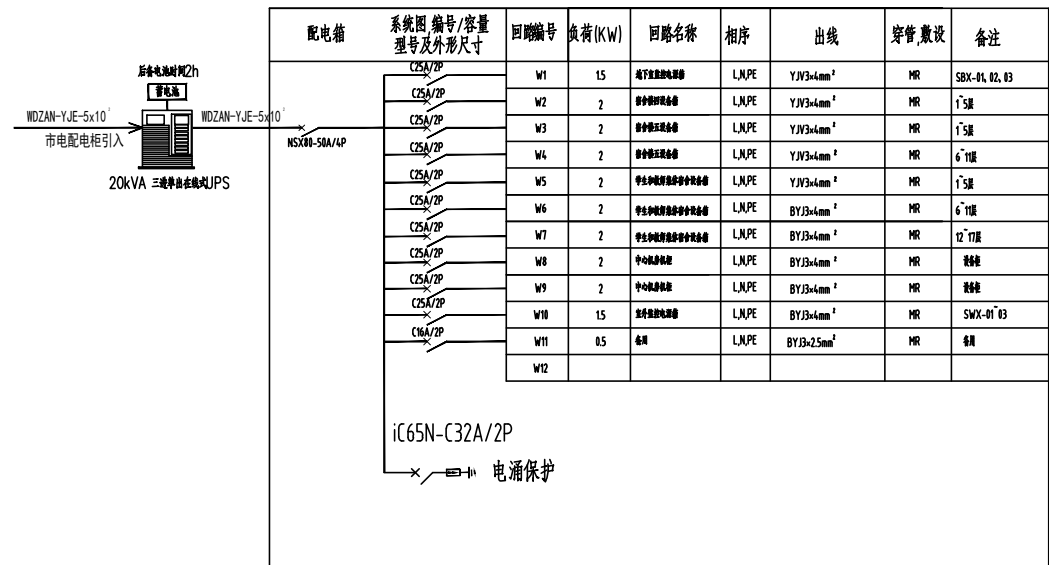


设计说明:

1. 弱电机房防配20KVA UPS主机一台, 断电延时2小时.



- 1、单体楼栋内监控系统采用弱电机房的UPS进行统一供电,AC220V至前端设备箱。

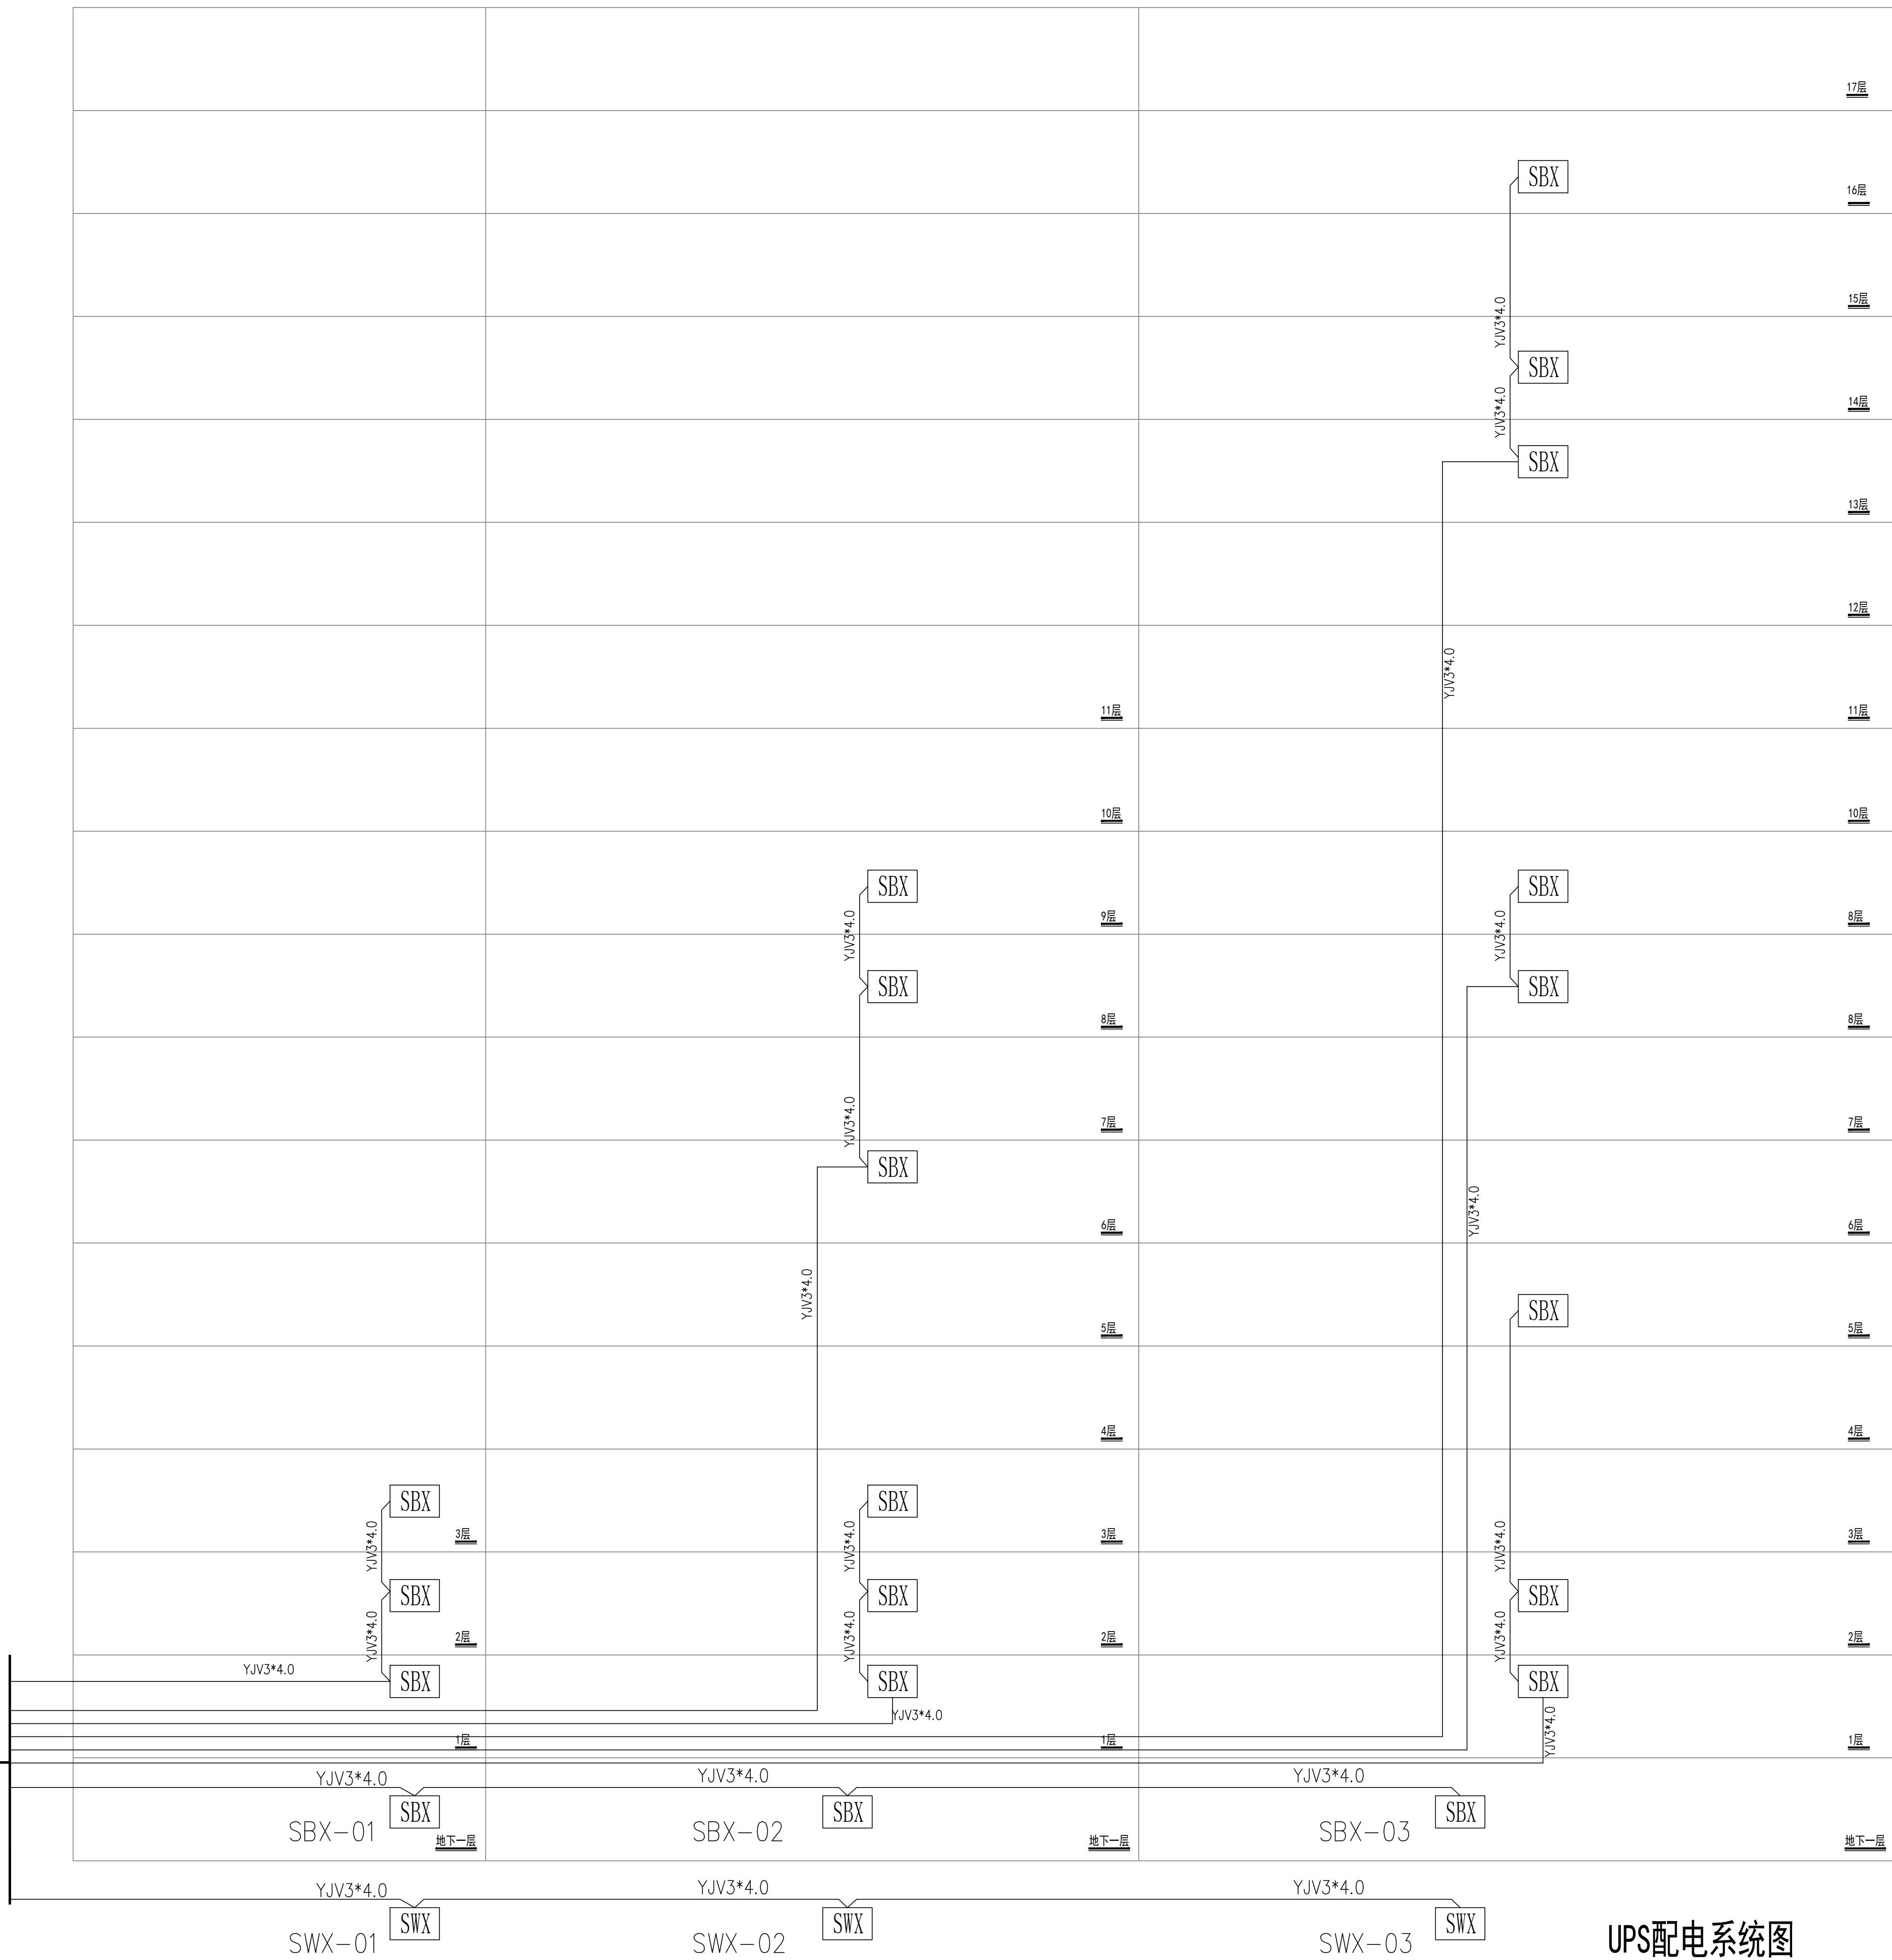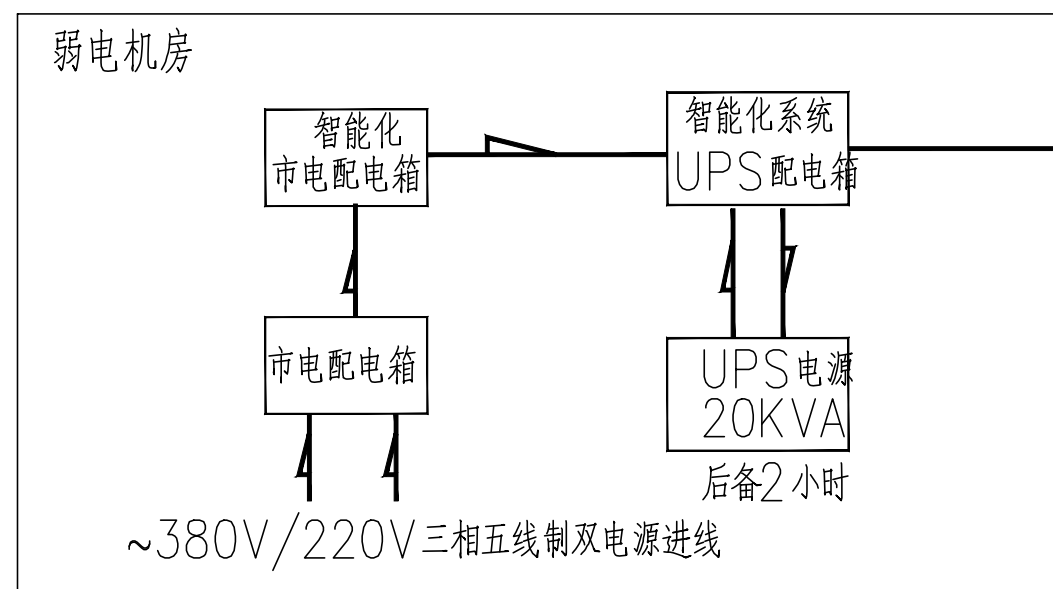

UPS配电系统图

不得量取图纸尺寸施工。如有任何不详事宜,请在施工前与设计师会商。
本图设计内容未经设计师许可不得在其它地方使用。

DO NOT SCALE ANY DRAWINGS. THIS DRAWING IS THE PROPERTY OF THE DESIGNER AND MAY NOT BE USED WITHOUT HIS PERMISSION. REPORT ANY DISCREPANCIES TO THE DESIGNER PRIOR TO PROCEEDING WITH WORK.

图 纸 会 签

DISCIPLINE JOINTLY SIGNED BY

(专 业) (DISCIPLINE)	(实 名) (NAME TYPED)	(签 名) (SIGNATURE)	(日 期) (DATE)
建 筑 ARCHITECTURE			
结 构 STRUCTURE			
给 排 水 WATER/WASTE WATER			
电 气 ELECTRIC			
暖 通 HVAC			


南京金海设计工程有限公司
 NANJING JINHAİ DESIGN ENGINEERING CO.LTD
 资质证书编号: A132003438 A232003435

出图章:
PERMISSION STAMP

注册建筑师/工程师章:
REGISTERED ARCHITECT/ENGINEER'S AFFD

	(实 名) (NAME TYPED)	(签 名) (SIGNATURE)
审 定 EXAMINED	张岩	张岩
项目负责人 PROJECT MANAGER	尹卫良	尹卫良
专业负责 DISCIPLINE CHARGE	田卉蓉	田卉蓉
审 核 AUDITED	田卉蓉	田卉蓉
校 对 CHECKED	朱海健	朱海健
设 计 DESIGNED	尹红梅	尹红梅

建设单位 CLIENT	江苏省公共工程建设中心有限公司
项目名称 PROJECT TITLE	江苏商贸职业学院新校区扩建三期工程学生宿舍四、五及学生和教师集体宿舍建设项目
	学生宿舍四、五及学生和教师集体宿舍

工程编号 PROJECT NUMBER	202402	子项号 SUB-DIVISION	
		图号 DRAWING NUMBER	智施-12a

图 名:
DRAWING

UPS配电系统图

专 业 DISCIPLINE	阶 段 STATUS	比例 SCALE	日 期 DATE
智能化	施工图	1:100	2025.11