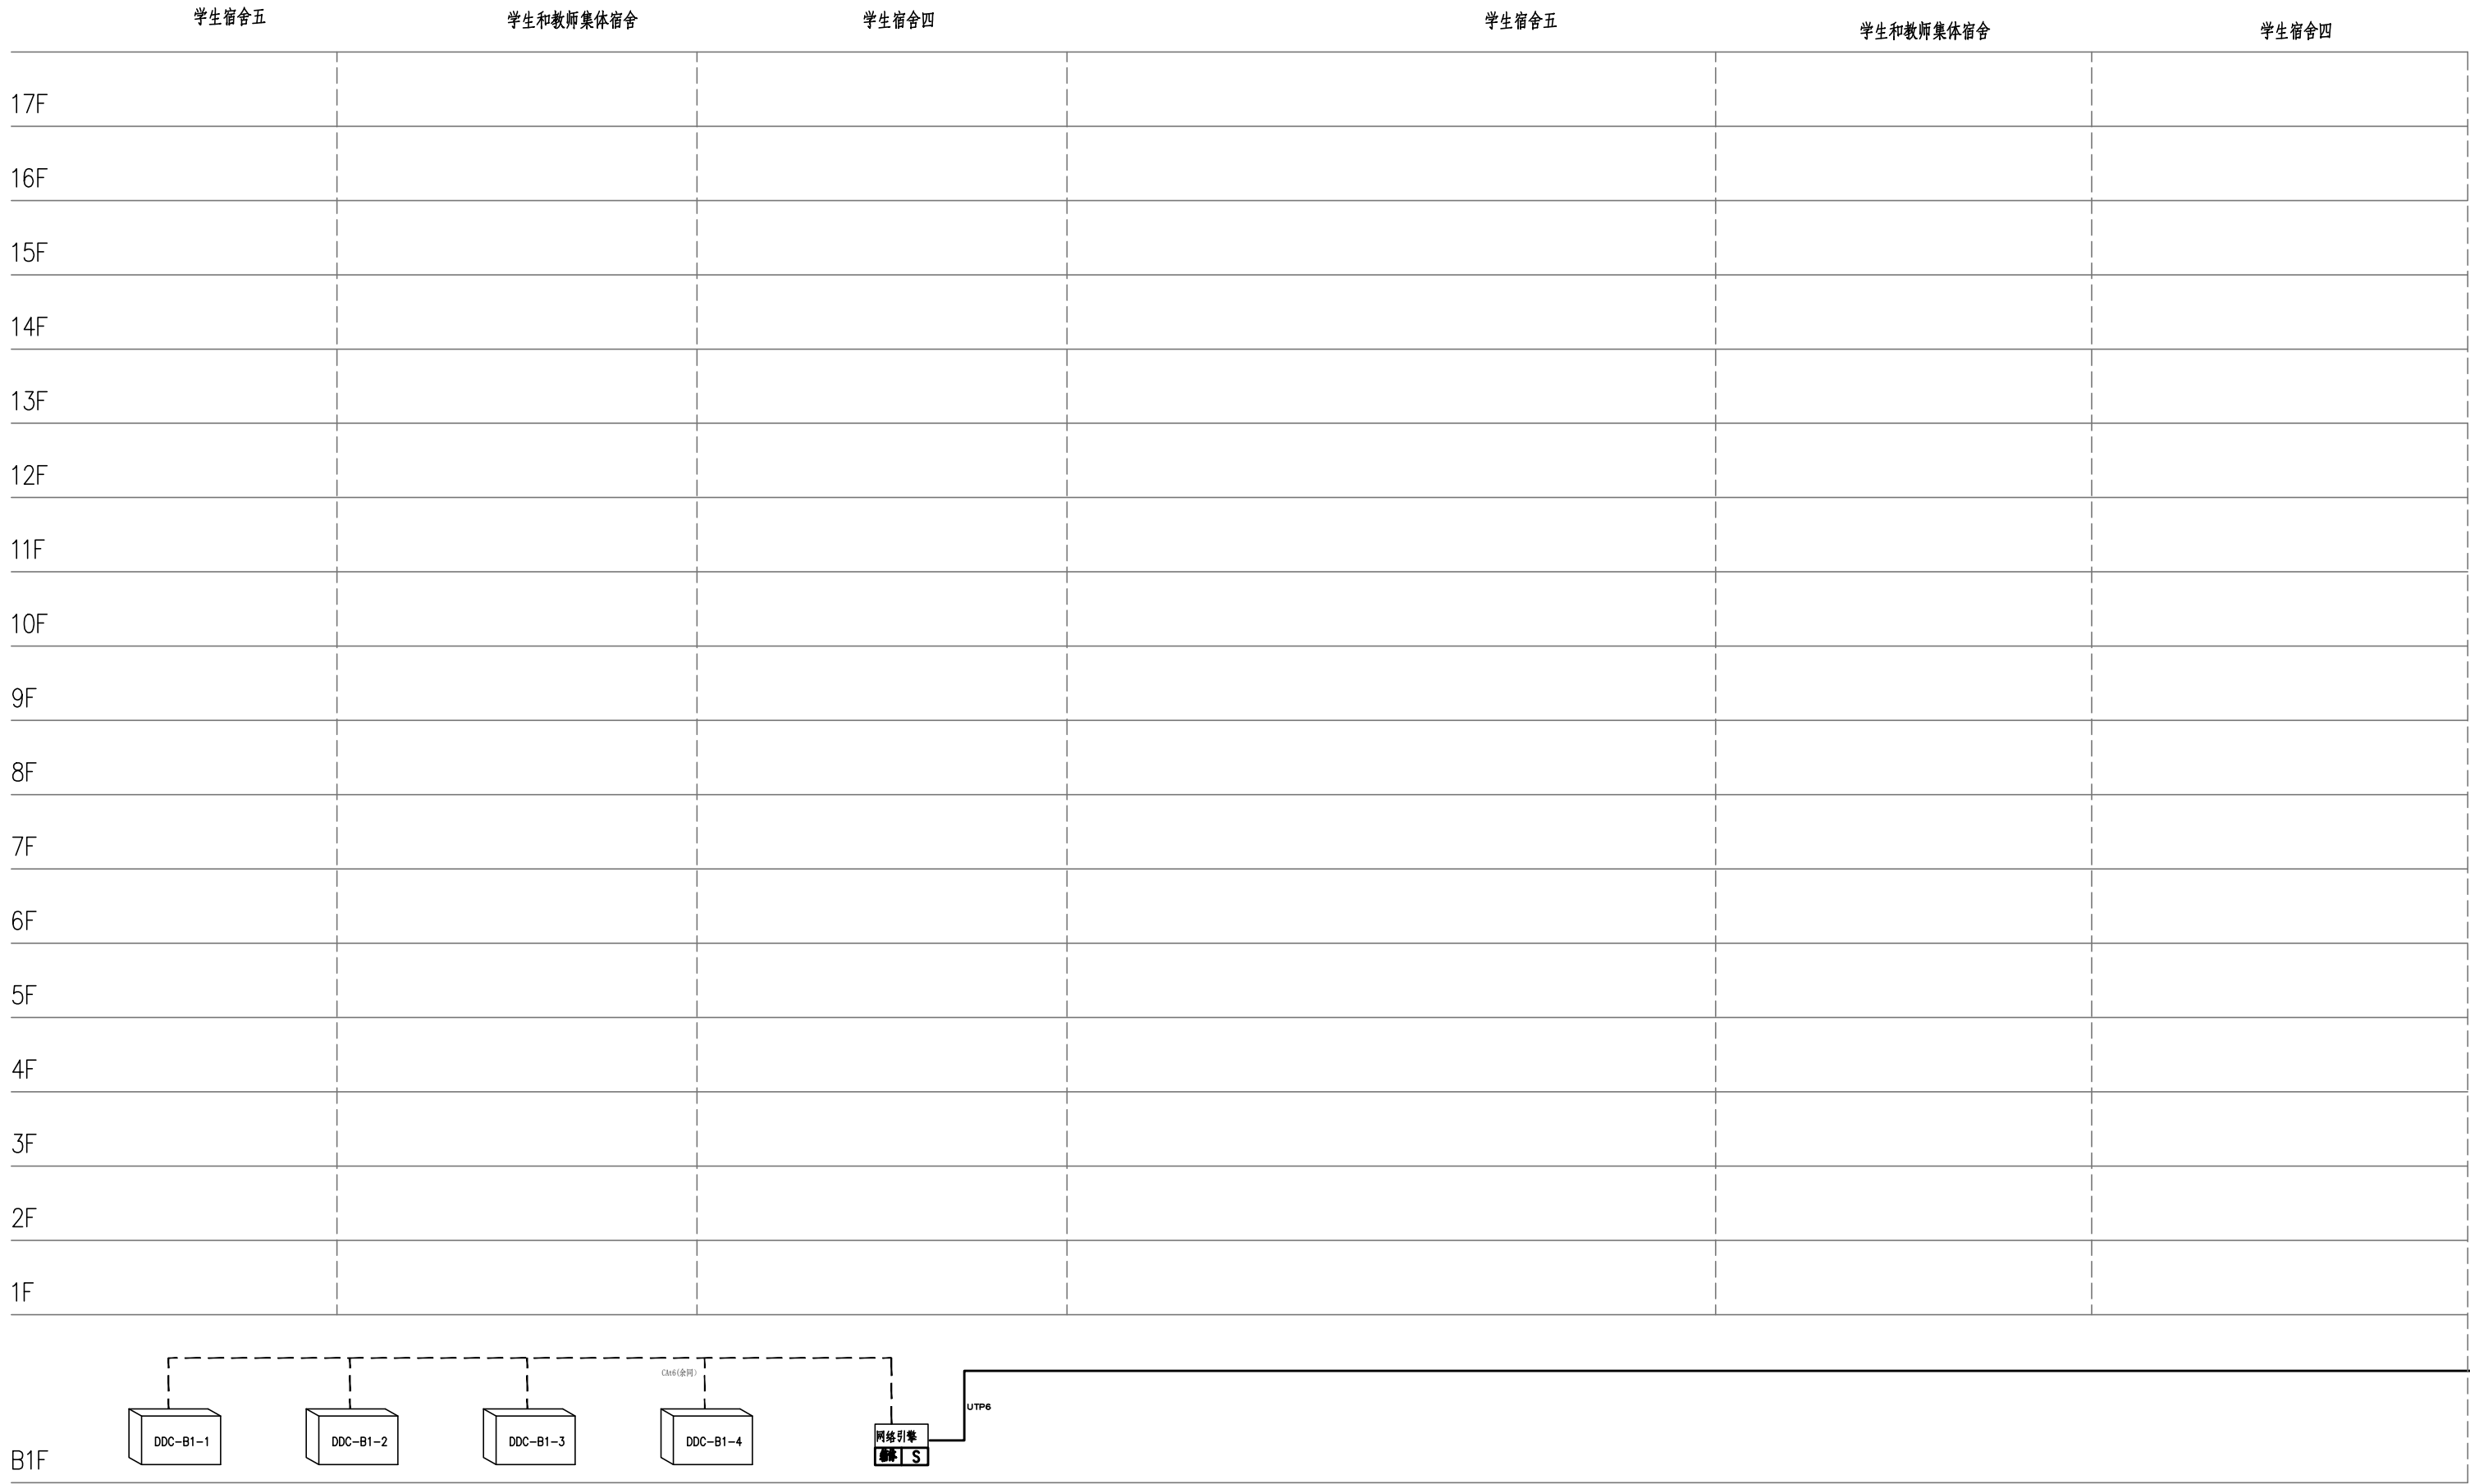
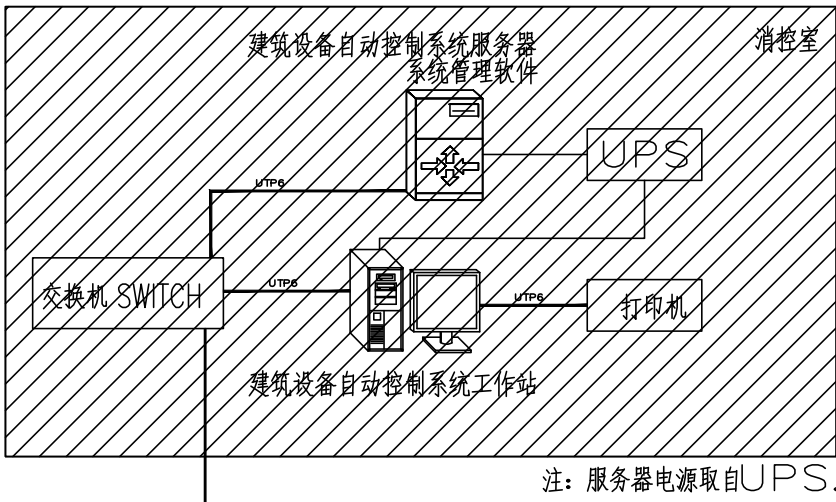


图例说明:	
SWITCH	交换机
网络控制引擎	网络控制引擎
DDC	DDC控制箱
空调控制器	空调控制器
智能电表	智能电表
IP接口	IP router, 带KNX Secure
总线耦合器	总线耦合器
电源模块	640mA电源模块
开关控制模块	4路开关控制模块
红外控制面板	智能照明控制面板
红外移动探测传感器	红外移动探测传感器
UTP6	6类4对非屏蔽双绞线
RS2	WDZB-RYYSP2*1.0 屏蔽双绞线
EIB	EIB-YCYM 2*2*0.8 照明通讯线




楼宇自控（BAS）系统图

学校机房设备已建设
共用学校原机房设备并与学校已建设系统对接



不得量取图纸尺寸施工。如有任何不详尽事宜，请在施工前与设计师会商。
本图设计内容未经设计师许可不得在其它地方使用。
DO NOT SCALE ANY DRAWINGS. THIS DRAWING IS THE PROPERTY OF THE DESIGNER AND MAY NOT BE USED WITHOUT HIS PERMISSION. REPORT ANY DISCREPANCIES TO THE DESIGNER PRIOR TO PROCEEDING WITH WORK.

 
 
 
 
 
 
图 纸 会 签			
DISCIPLINE JOINTLY SIGNED BY			
(专 业) (DISCIPLINE)	(实 名) (NAME TYPED)	(签 名) (SIGNATURE)	(日 期) (DATE)
建 筑 ARCHITECTURE			
结 构 STRUCTURE			
给 排 水 WATER/SEWASTE/WATER			
电 气 ELECTRIC			
暖 通 HVAC			



南京金海设计工程有限公司
NANKING JINHAİ DESIGN ENGINEERING CO.LTD
资质证书编号: A132003438 A232003435

出图章:
PERMISSION STAMP

注册建筑师/工程师章:
REGISTERED ARCHITECT/ENGINEER'S APPLY

	(实 名) (NAME TYPED)	(签 名) (SIGNATURE)
审 定 REVIEWED	张岩	
项目负责 PROJECT MANAGER	尹卫良	
专业负责 DISCIPLINE CHARGE	田奔蓉	
审 核 AUDITED	田奔蓉	
校 对 CHECKED	朱海健	
设 计 DESIGNED	尹红梅	

建设单位 CLIENT	江苏省公共工程建设中心有限公司		
项目名称 PROJECT TITLE	江苏商贸职业学院新校区扩建三期工程学生宿舍四、五及学生和教师集体宿舍建设项目 学生宿舍四、五及学生和教师集体宿舍		
工程编号 PROJECT NUMBER	202402	子 项 号 SUB-DIVISION	
		图 号 DRAWING NUMBER	智施-13

图 名:
DRAWING

楼宇自控（BAS）系统图

专 业 DISCIPLINE	阶 段 STATUS	比例 SCALE	日 期 DATE
智能化	施工图	1:100	2025.06